















 
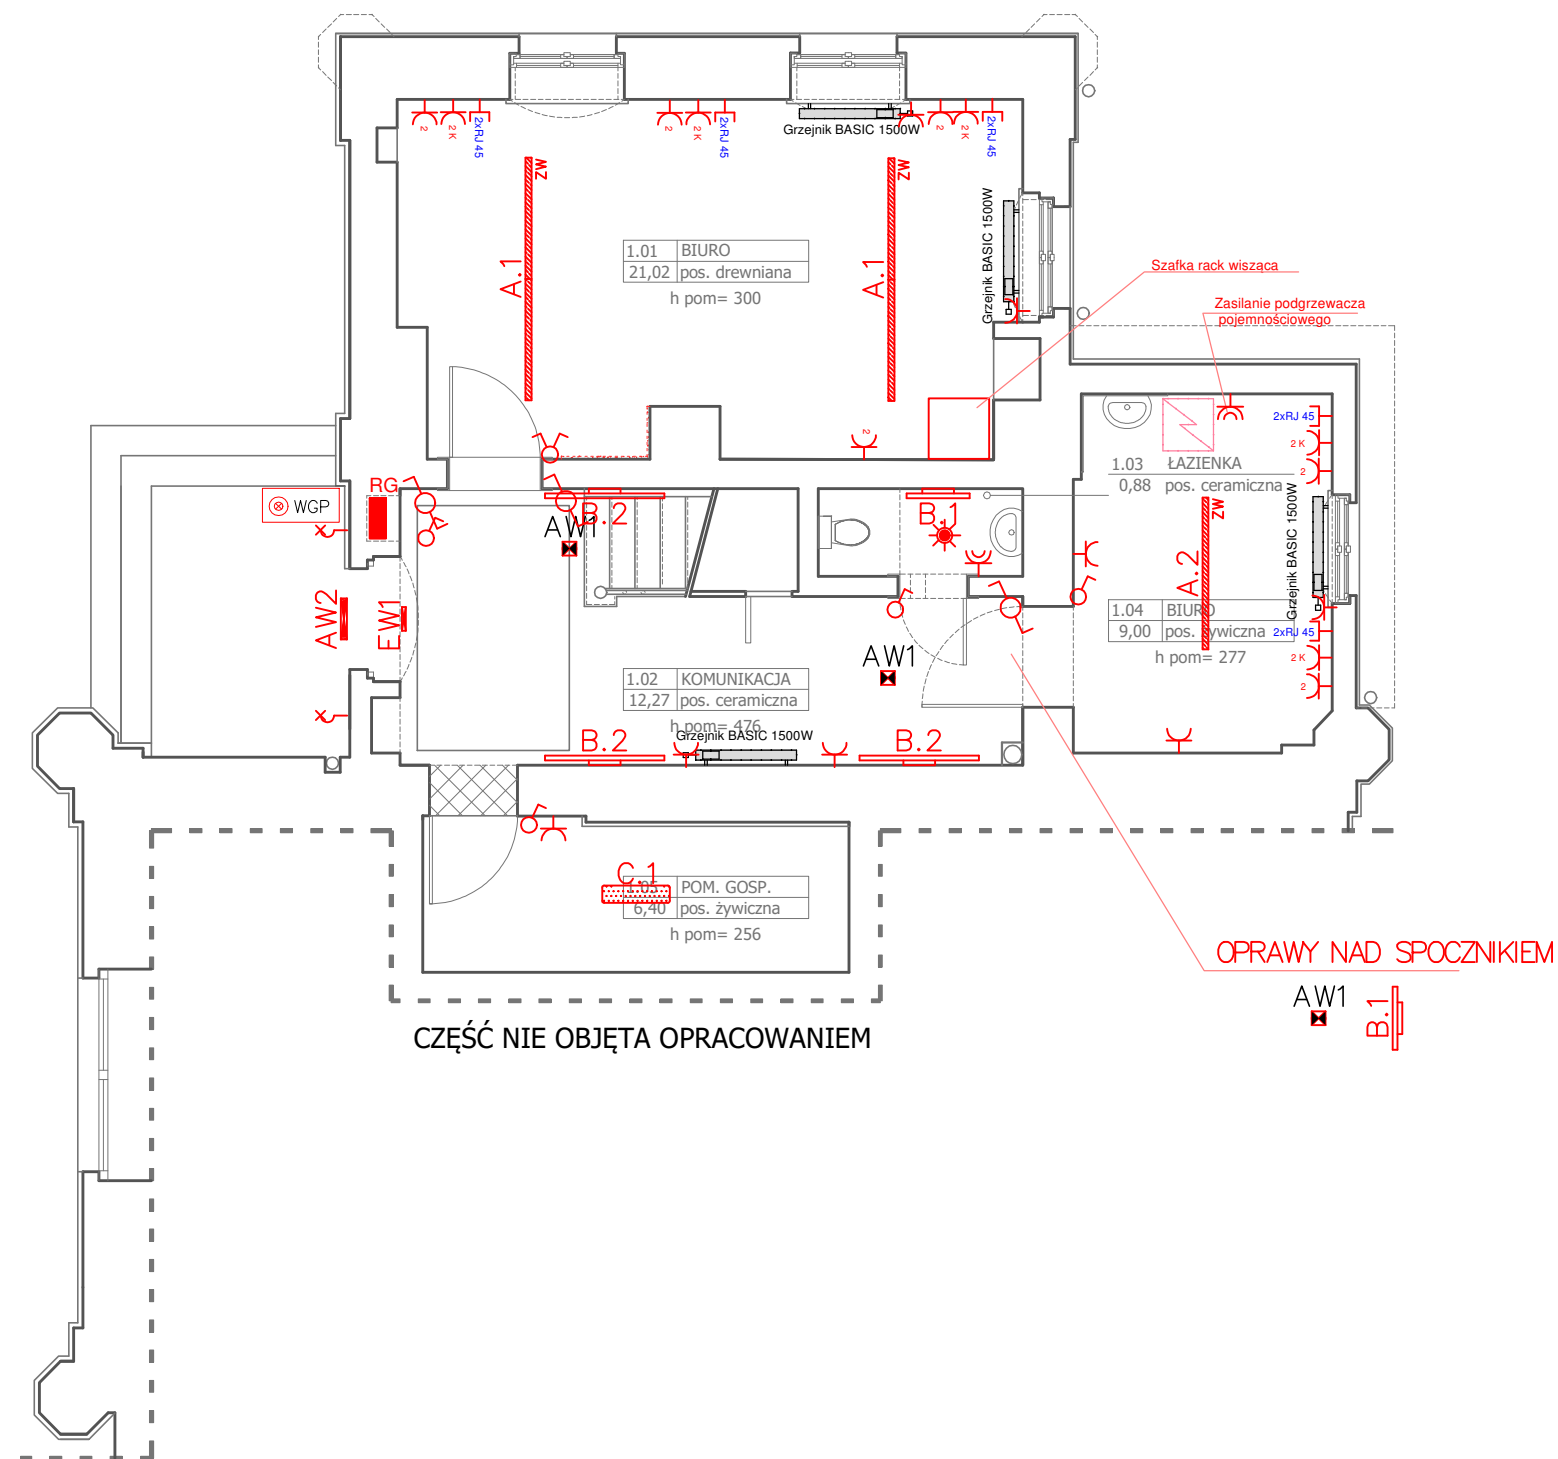


- A.1  BEGHELLI ATOMIC LED 1
- A.2  BEGHELLI ATOMIC LED 2
- B.1  BEGHELLI SAGITA LED K
- B.2  BEGHELLI SAGITA LED K UP/DOWN
- C.1  BEGHELLI BS100 LED
- EW1  BEGHELLI INDICA LED
- AW1  BEGHELLI LUNGALARGALUCE
- AW2  BEGHELLI LOGICA LED

-  Włęcznik świecznikowy
-  Włęcznik schodowy
-  Włęcznik pojedynczy
-  Gniazdo 230V IP44
-  2x Gniazdo 230V
-  2x Gniazdo komputerowe 230V
-  2xRJ 45 Gniazdo internet+telefon
-  Czujnik ruchu 360, Master-Slave
-  Włęcznik Główny PPOŻ



GRUPA PROJEKTOWA
SN ARCHITEKCI
 ul. Strzelców Bytomskich 7/3, 46-020 OPOLE pracownia@snarchitekci.pl

OPRACOWANIE:
 Michał Szkudlarski Biuro Architektoniczne "MS"
 ul. Armii Krajowej 1a/8 45-071 Opole NIP:7542881466 tel. 695 019 028
 wentario pracownia architektury Andrzej Nowak tel. 694 427 314
 ul. Gen. Kaz. Pułaskiego 18/3 45-048 Opole NIP : 7543074940

TEMAT:
 Remont zabytkowego budynku administracyjnego dawnej wagonowni jako ważnego elementu dawnej infrastruktury kolejowej w Jaworzynie Śląskiej

LOKALIZACJA:
 Jaworzyna Śląska, ul. Powstańców, działka nr 229/8

INWESTOR:
 Fundacja Ochrony Dziedzictwa Przemysłowego Śląska
 ul. Braci Gierymskich 110, 51-640 Wrocław

RYSUNEK:
RZUT PARTERU SKALA 1 : 75

PROJEKTANT mgr inż. Ewald Mrugała
 [ELEKTR.]: nr upr. 201/91/OP

OPRACOWANIE mgr inż. Tomasz Lipski
 [ELEKTR.]:

Branża: ELEKTRYCZNA Data zakończenia: SIERPIEN 2017 Nr rys. RYS E-2